


# ETAP I

Przedmiot zamówienia

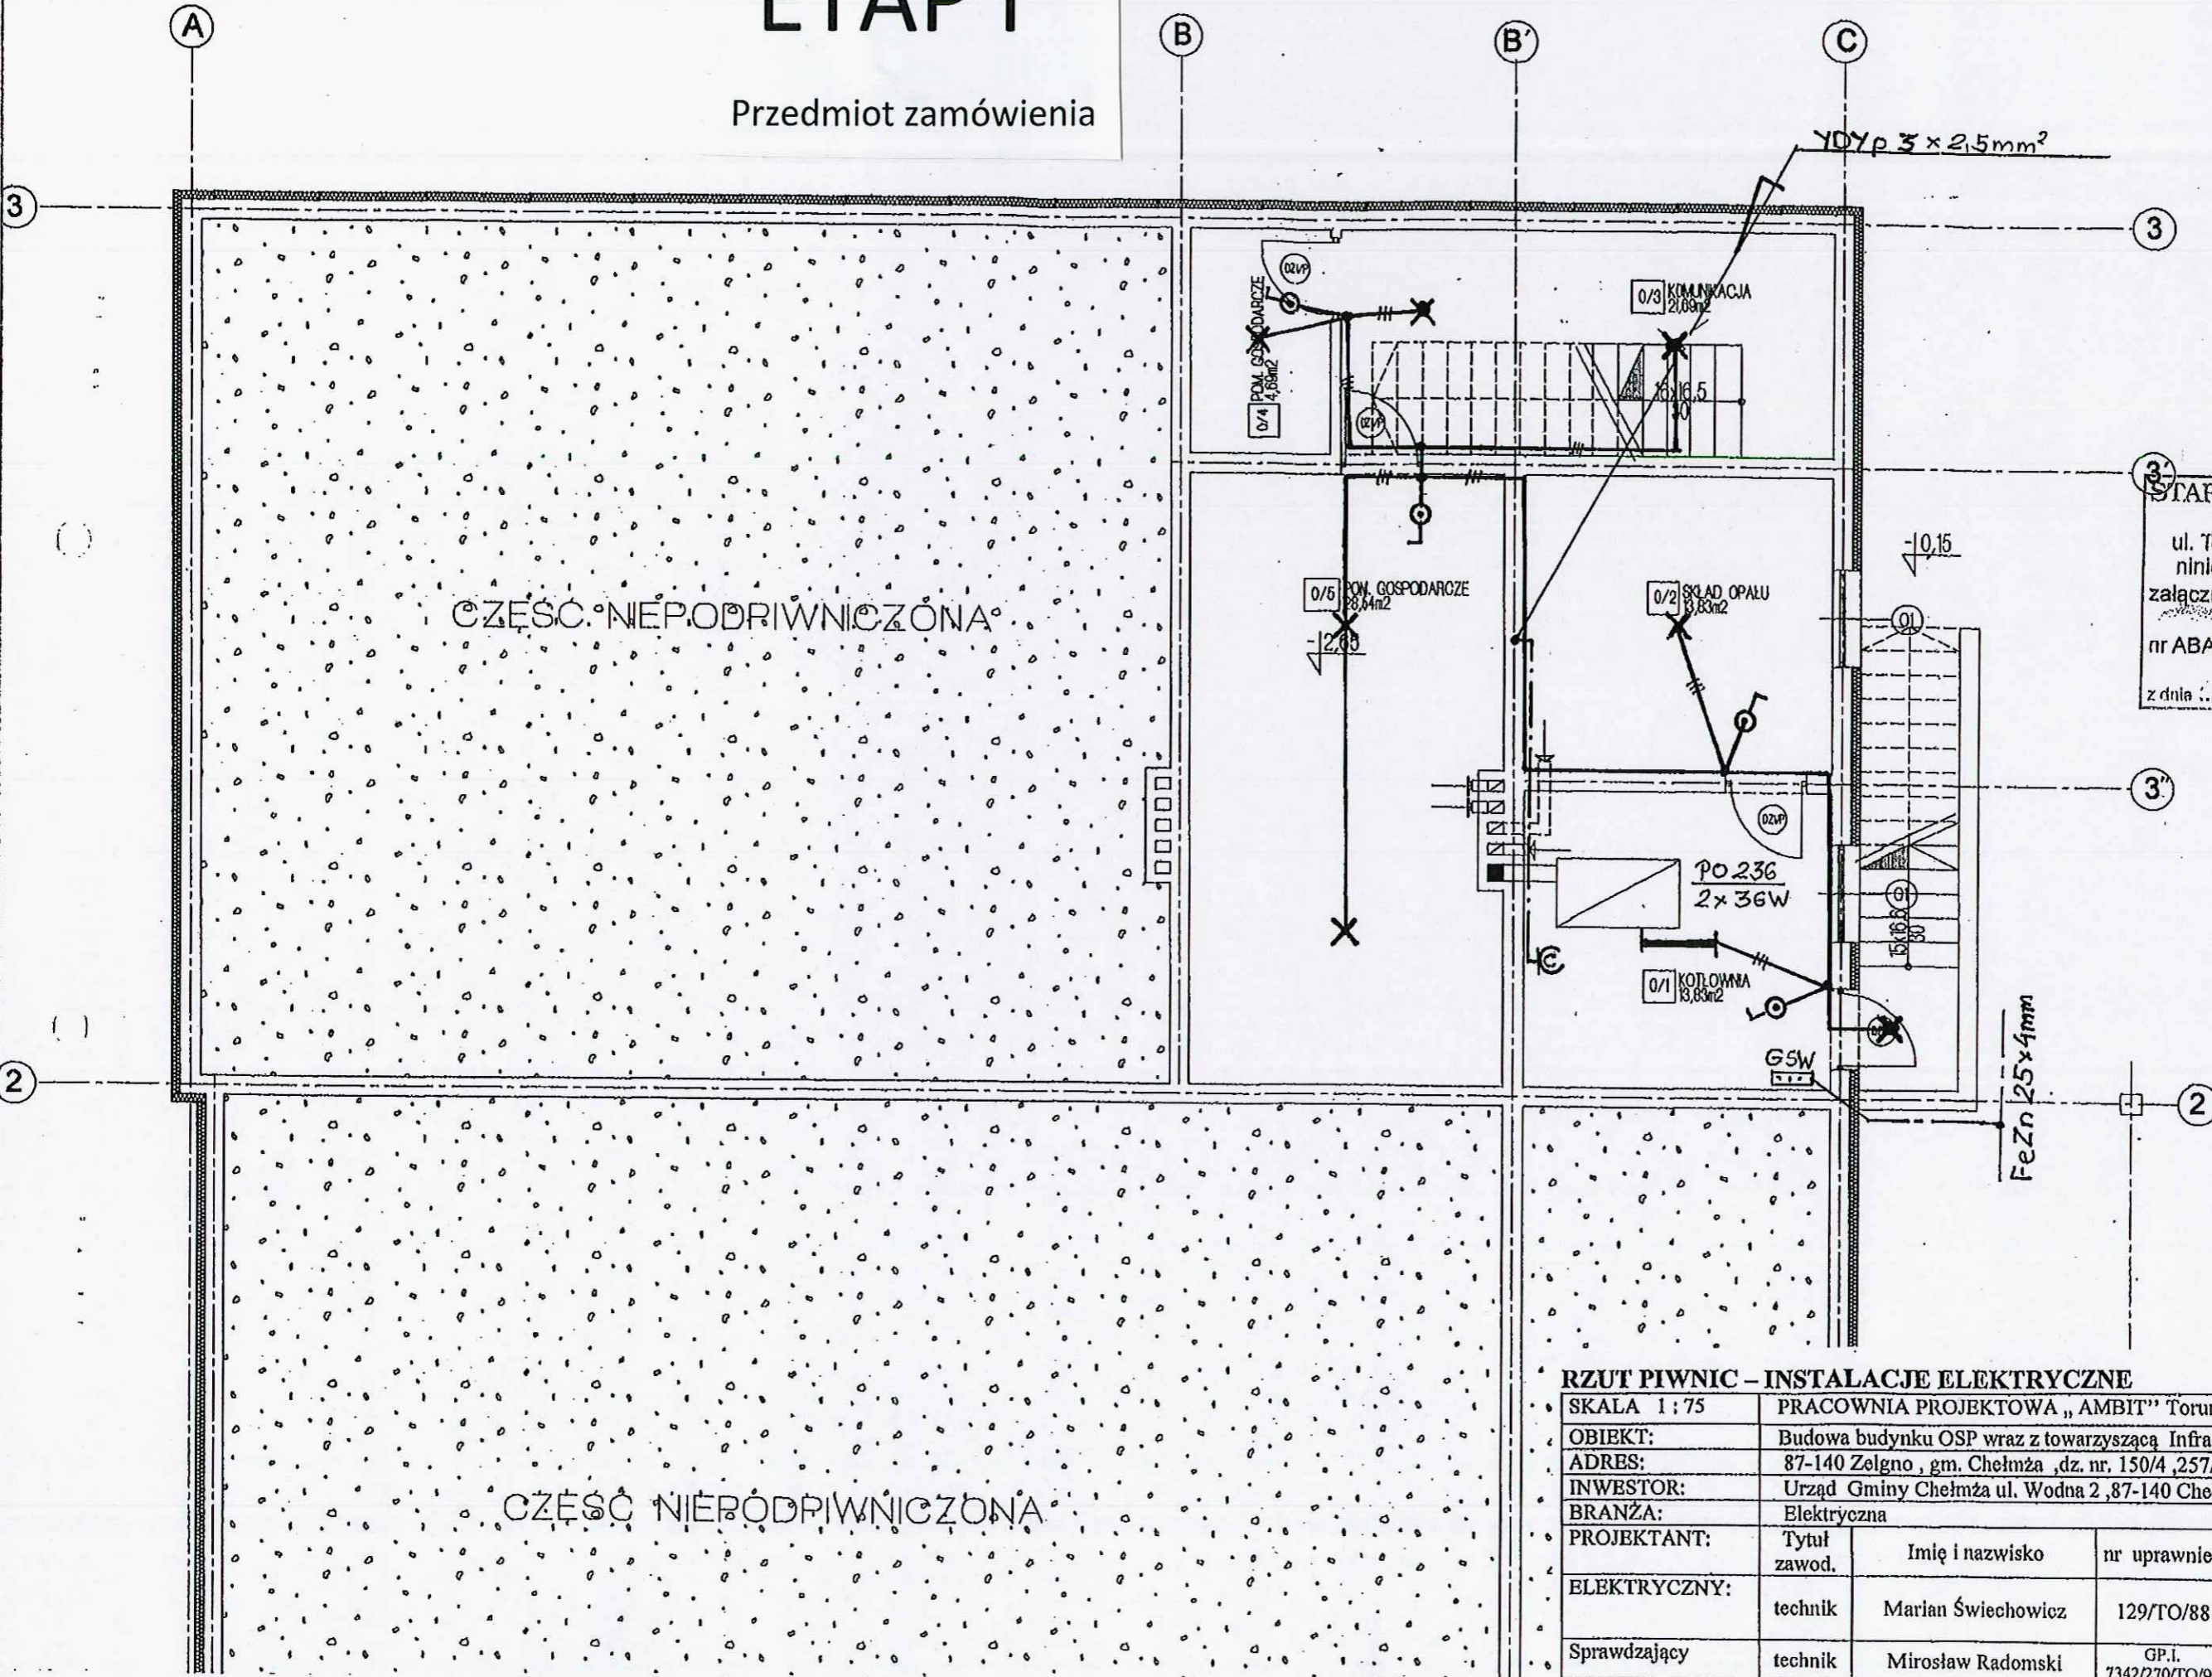

STAROSTWO POWIATOWE  
w TORUNIU  
ul. Towarowa 4-6, 87-100 Toruń  
niniejsze opracowanie stanowi  
załącznik nr ..... do decyzji  
nr ABA 6740.2.61.2014.KM  
z dnia 2.0.SIE.2014 podpis .....

## RZUT PIWNIC – INSTALACJE ELEKTRYCZNE


SKALA 1 : 75	PRACOWNIA PROJEKTOWA „AMBIT” Toruń, ul. Chrobrego 85					
OBIEKT:	Budowa budynku OSP wraz z towarzyszącą Infrastruktura					
ADRES:	87-140 Żelgno , gm. Chełmża , dz. nr. 150/4 ,257/5 ,257/7 i 259/5					
INWESTOR:	Urząd Gminy Chełmża ul. Wodna 2 ,87-140 Chełmża					
BRANŻA:	Elektryczna					
PROJEKTANT:	Tytuł zawod.	Imię i nazwisko	nr uprawnień	data	podpis	nr rys. E-1
ELEKTRYCZNY:	technik	Marian Świechowicz	129/TO/88	06/14		
Sprawdzający	technik	Mirosław Radomski	GP.I. 7342/270/TO/94	06/14		

# ETAP II

Nie objęty zamówieniem

# ETAP I

Przedmiot zamówienia

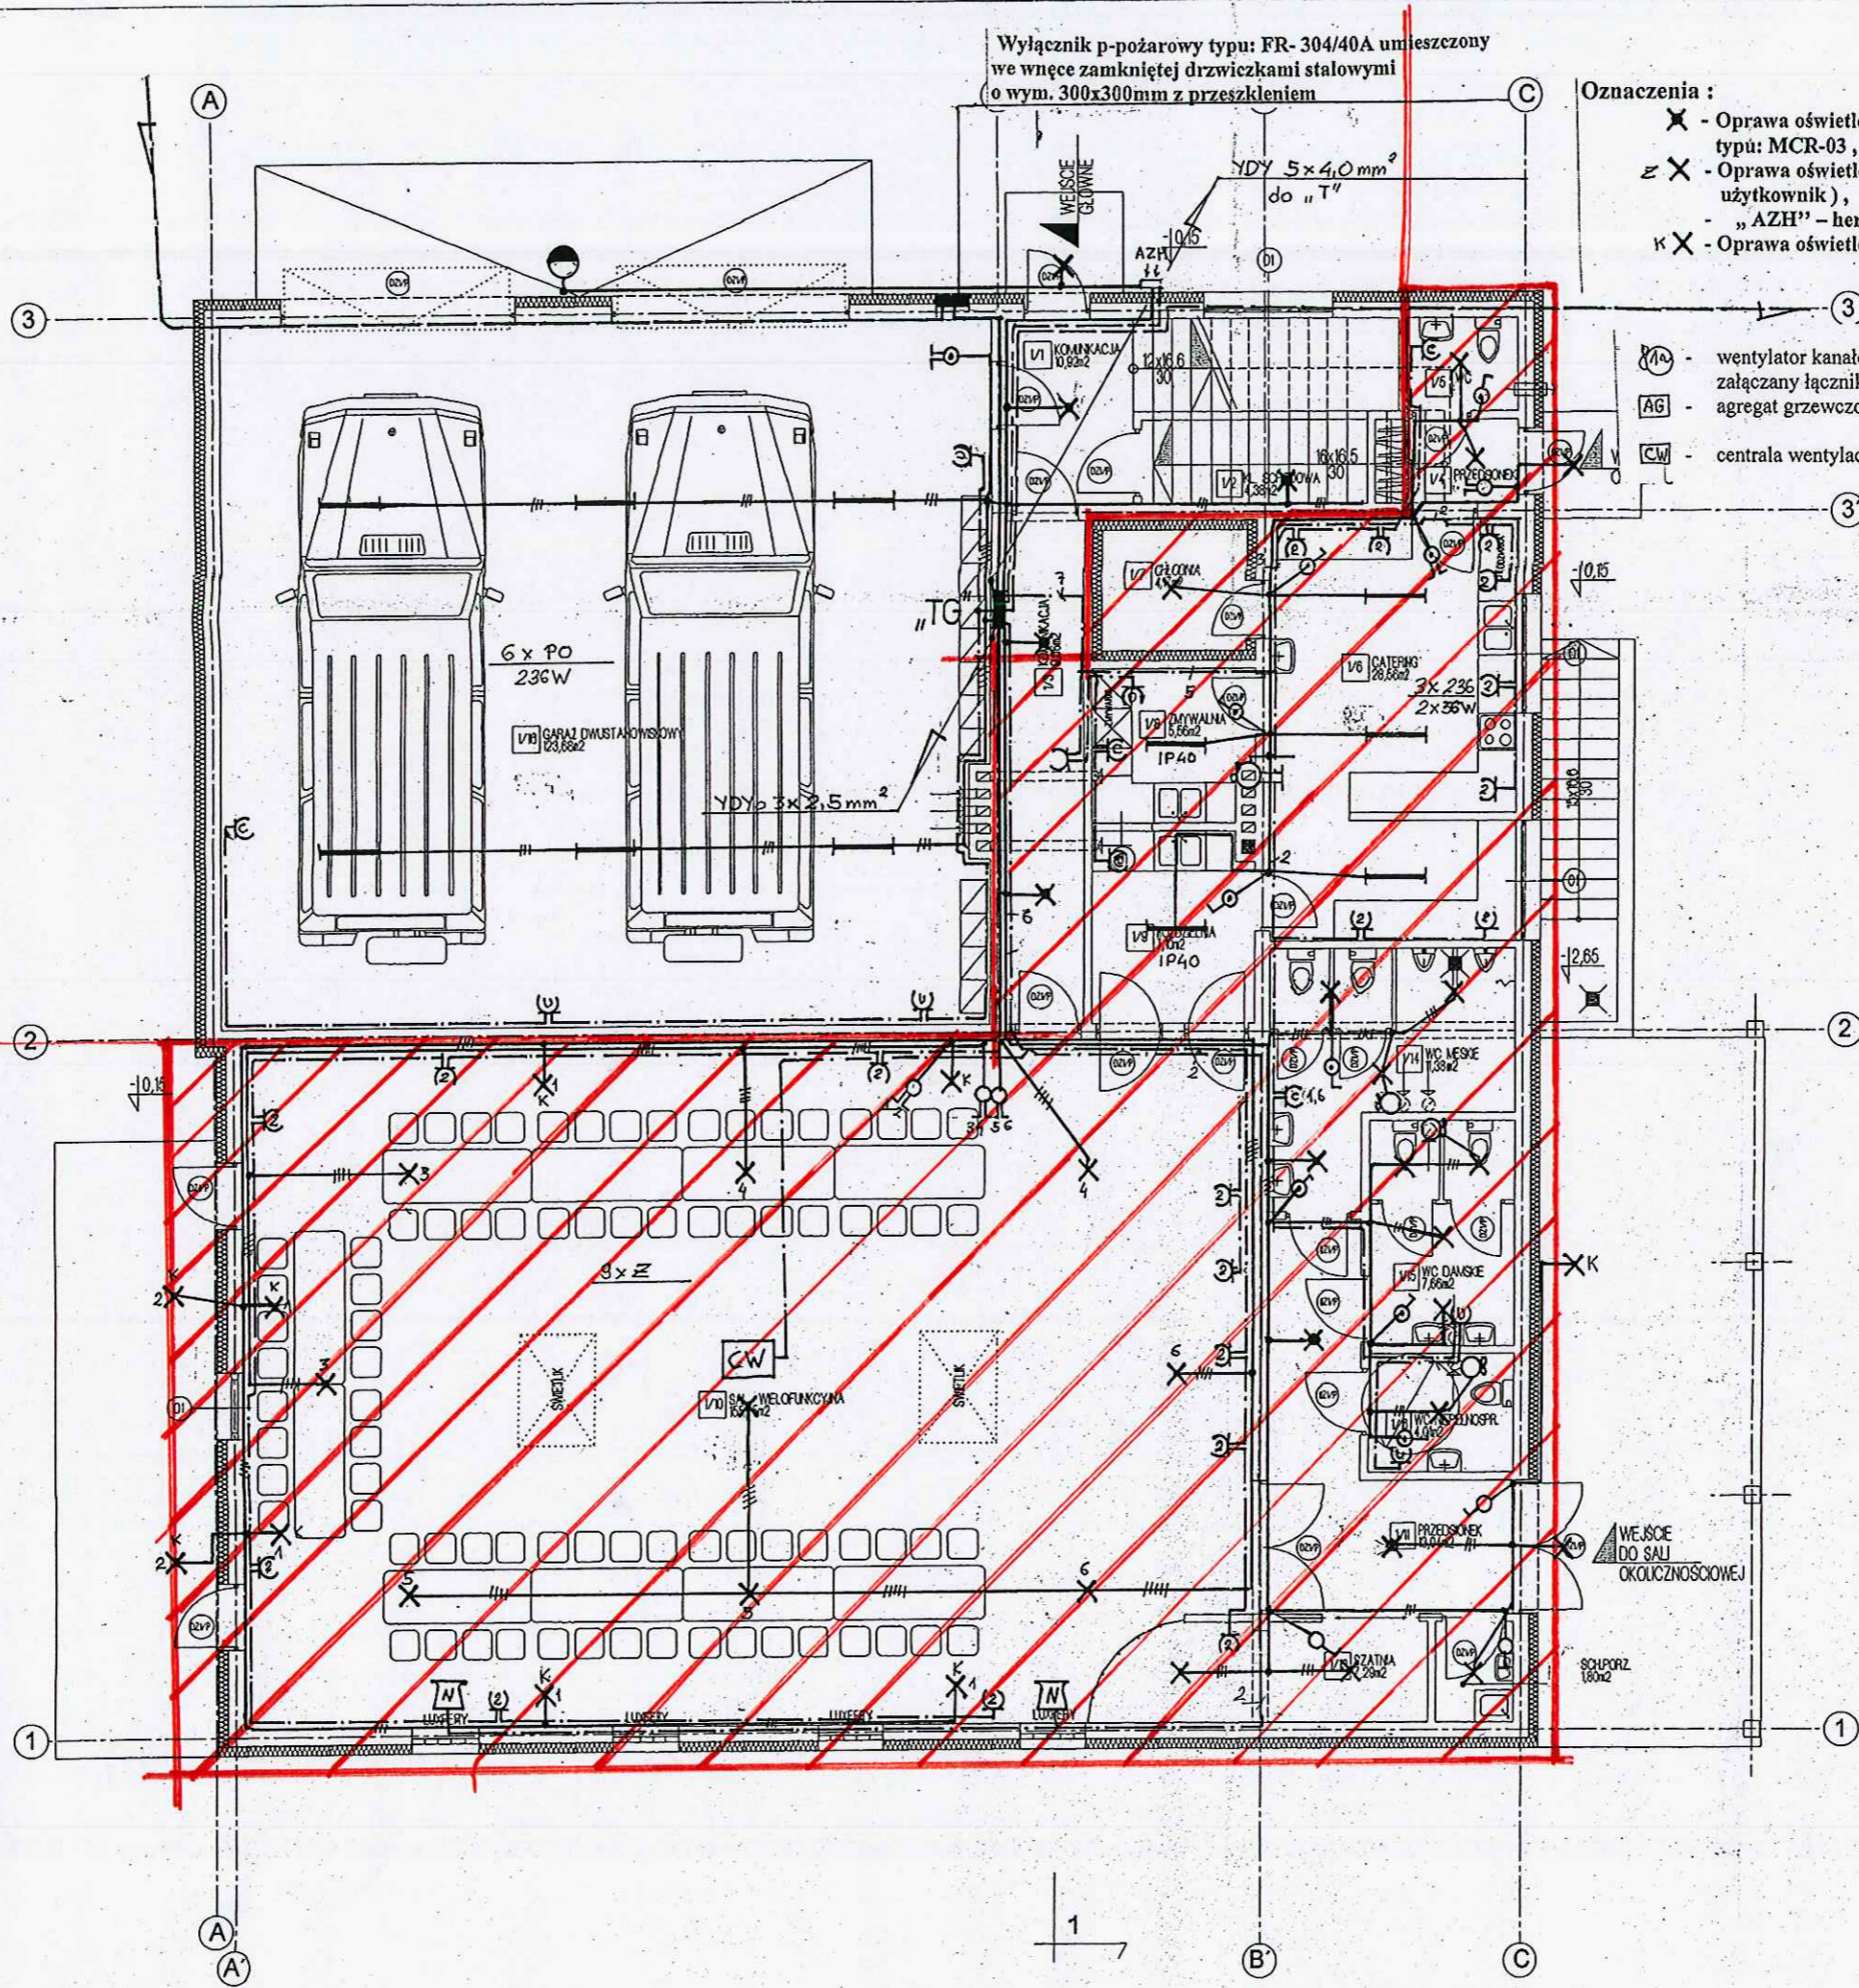

Wylącznik p-pożarowy typu: FR-304/40A umieszczony we wnęce zamkniętej drzwiczkami stalowymi o wym. 300x300mm z przeszkleniem

Oznaczenia:

- X - Oprawa oświetleniowa LED z mikrofalowym czujnikiem ruchu typu: MCR-03,
- X - Oprawa oświetleniowa, zwieszakowa 4x60W- żyrandol( dobiera użytkownik),
- „AZH” – hermetyczny przełącznik zmierzchowy,
- X - Oprawa oświetleniowa, kinkiet 1x60W,

- (VA) - wentylator kanałowy o mocy 13W, z załącznikiem oświetlenia,
- (AG) - agregat grzewczo- wentylacyjny typu: NEOLUX – III o mocy 2,0 kW,
- (CW) - centrala wentylacyjna VALLOX 252 o mocy 2,5 kW.

STAROSTWO POWIATOWE  
w TORUNIU  
ul. Towarowa 4-6, 87-100 Toruń  
niniejsze opracowanie stanowi załącznik nr ..... do decyzji nr ABA ..... z dnia 2.0. SIE. 2014. podpis .....

RZUT PARTERU – INSTALACJE ELEKTRYCZNE			
SKALA 1:75	PRACOWNIA PROJEKTOWA „AMBIT” Toruń, ul. Chrobrego 85		
OBIEKT:	Budowa budynku OSP wraz z towarzyszącą infrastrukturą		
ADRES:	87-140 Żelazno, gm. Chełmża, dz. nr. 150/4, 257/5, 257/7 i 259/5		
INWESTOR:	Urząd Gminy Chełmża ul. Wodna 2, 87-140 Chełmża		
BRANŻA:	Elektryczna		
PROJEKTANT:	Imię i nazwisko	nr uprawnień	podpis
ELEKTRYCZNY:	zawod.	129/TO/88	06/14
	technik	Marian Świechowicz	
Sprawdzający	technik	Mirosław Radomski	06/14

# ETAP II


Nie objęty zamówieniem

# ETAP I

Przedmiot zamówienia

3

3

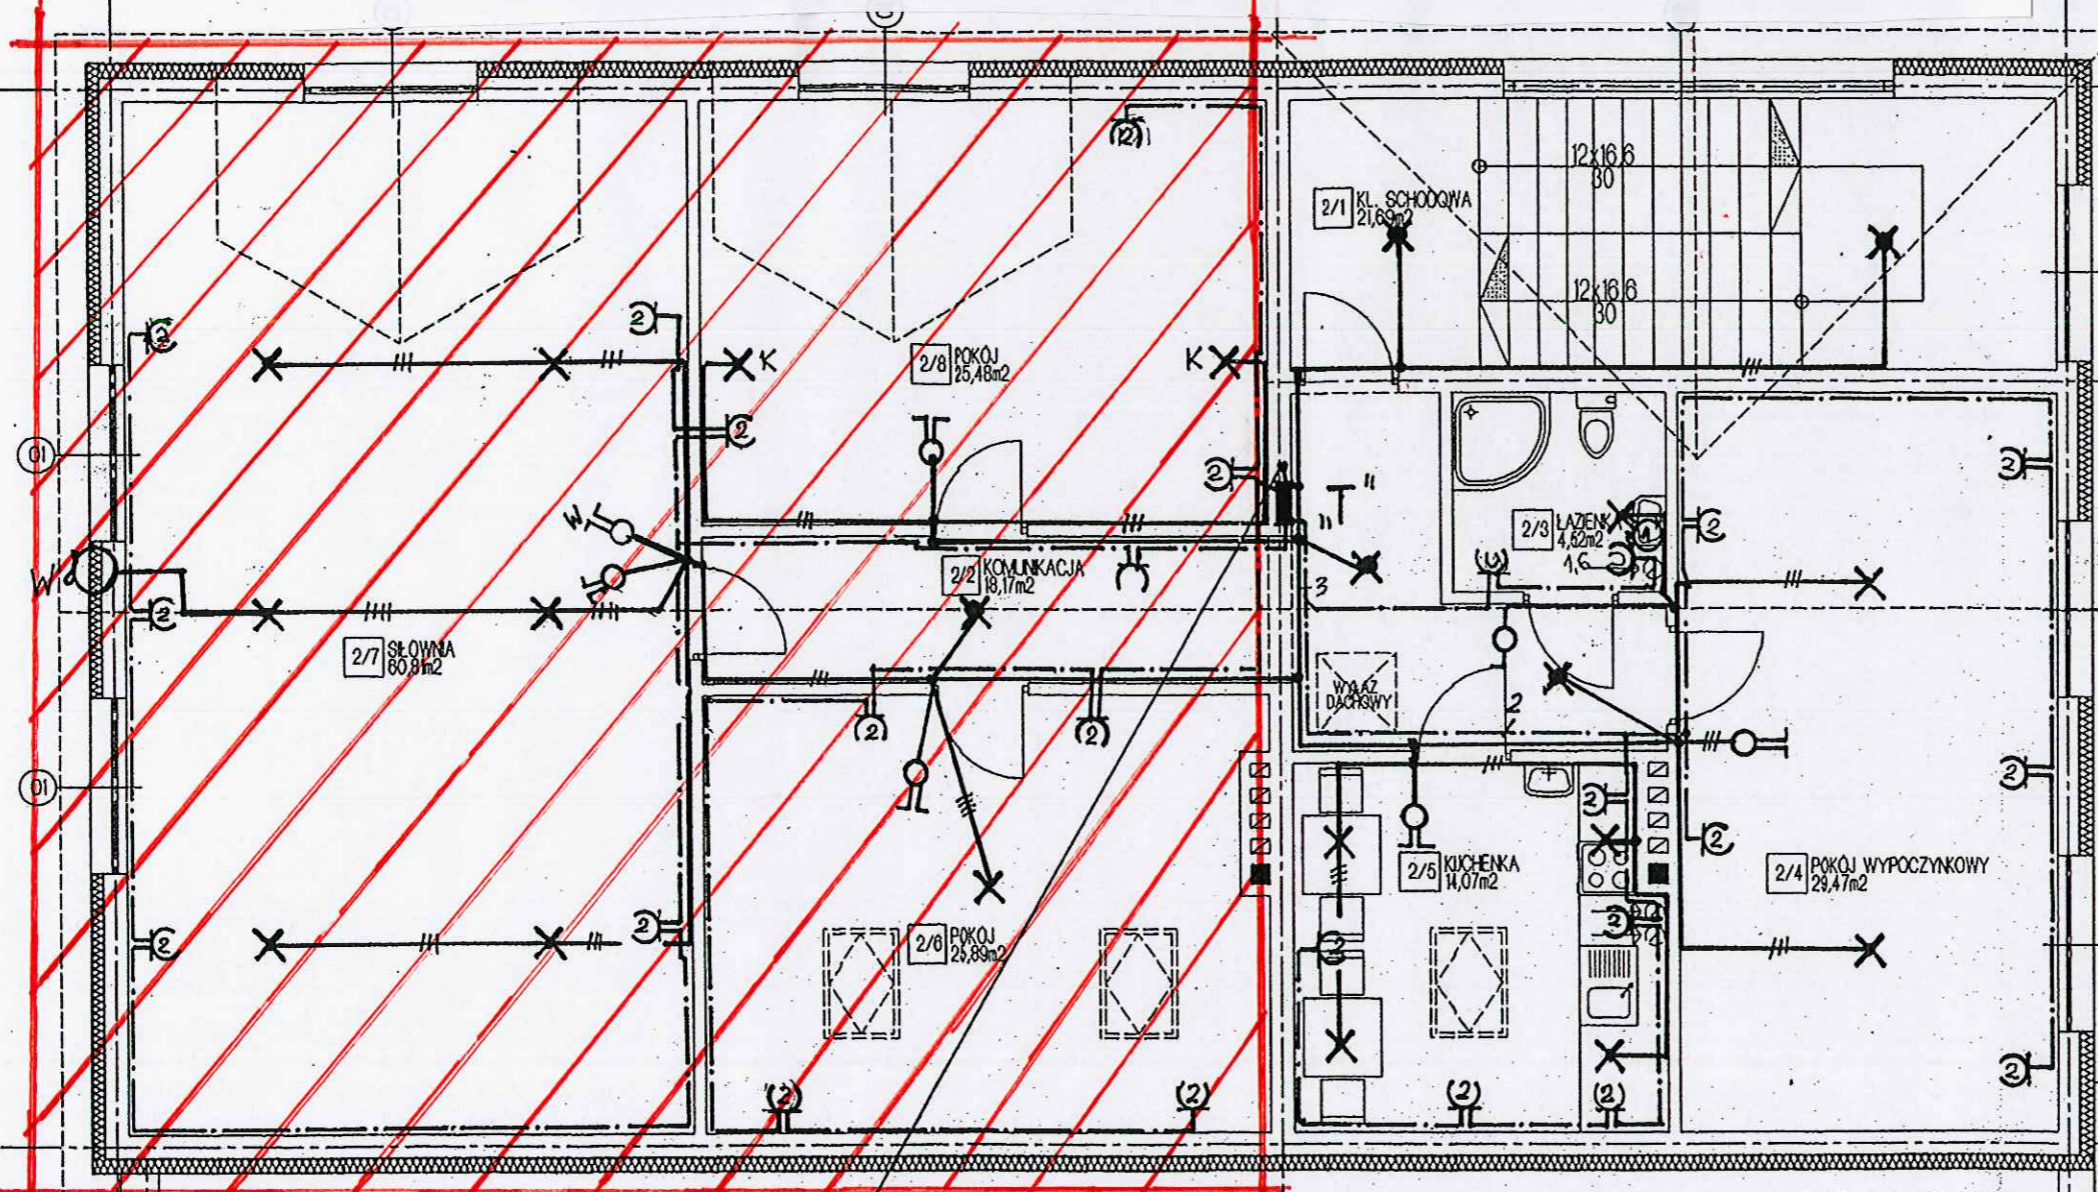

STAROSTWO POWIATOWE  
w TORUNIU  
ul. Towarowa 4-6, 87-100 Toruń  
niniejsze opracowanie stanowi  
załącznik nr .....  
do decyzji  
nr ABA-6740.2.61.2014.KM  
z dnia 2.0.SIE.2014 podpis .....

2

2

YDYp 5x4,0 mm<sup>2</sup>  
z "TG"



## RZUT PODDASZA - INSTALACJE ELEKTRYCZNE

SKALA 1 : 75	PRACOWNIA PROJEKTOWA „AMBIT” Toruń, ul. Chrobrego 85					
OBIEKT:	Budowa budynku OSP wraz z towarzyszącą Infrastrukturą					
ADRES:	87-140 Żelgno, gm. Chełmża, dz. nr. 150/4, 257/5, 257/7 i 259/5					
INWESTOR:	Urząd Gminy Chełmża ul. Wodna 2, 87-140 Chełmża					
BRANŻA:	Elektryczna					
PROJEKTANT:	Tytuł zawod.	Imię i nazwisko	nr uprawnień	data	podpis	nr rys.E-3
ELEKTRYCZNY:	technik	Marian Świechowicz	129/TO/88	06/14	<i>[Signature]</i>	
SPRAWDZAJĄCY	technik	Mirosław Radomski	GP.I. 7342/270/TO/94	06/14	<i>[Signature]</i>	



STAROSTWO POWIATOWE  
w TORUNIU  
ul. Towarowa 4-8, 87-100 Toruń  
niniejsze opracowanie stanowi  
załącznik nr ..... do decyzji  
nr ABA 6740.2.61.2014.KM  
z dnia 20.11.2014 podpis .....

Tablica „TG” (RWN 4x12- drzw transparentowe)  
P = 12,0 kW

Tablica „T1” (RWN 2x12- drzw transparentowe)

FR-304/63A + 7xS301/B + 8xP312/B-30-AC+S303/B  
+S303/C+ ochronnik klasy B+C+ 3xL301

FR-304/25A + 74S301/B + 5xP312/B-30-AC+ 3xL301  
+ licznik 1- fazowy 63A (podlicznik)

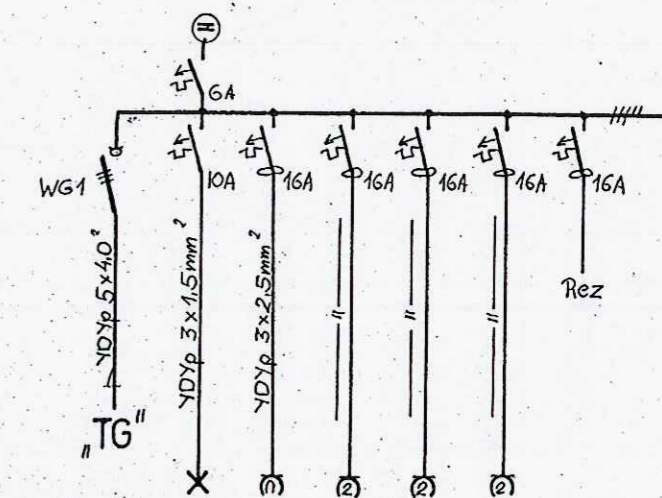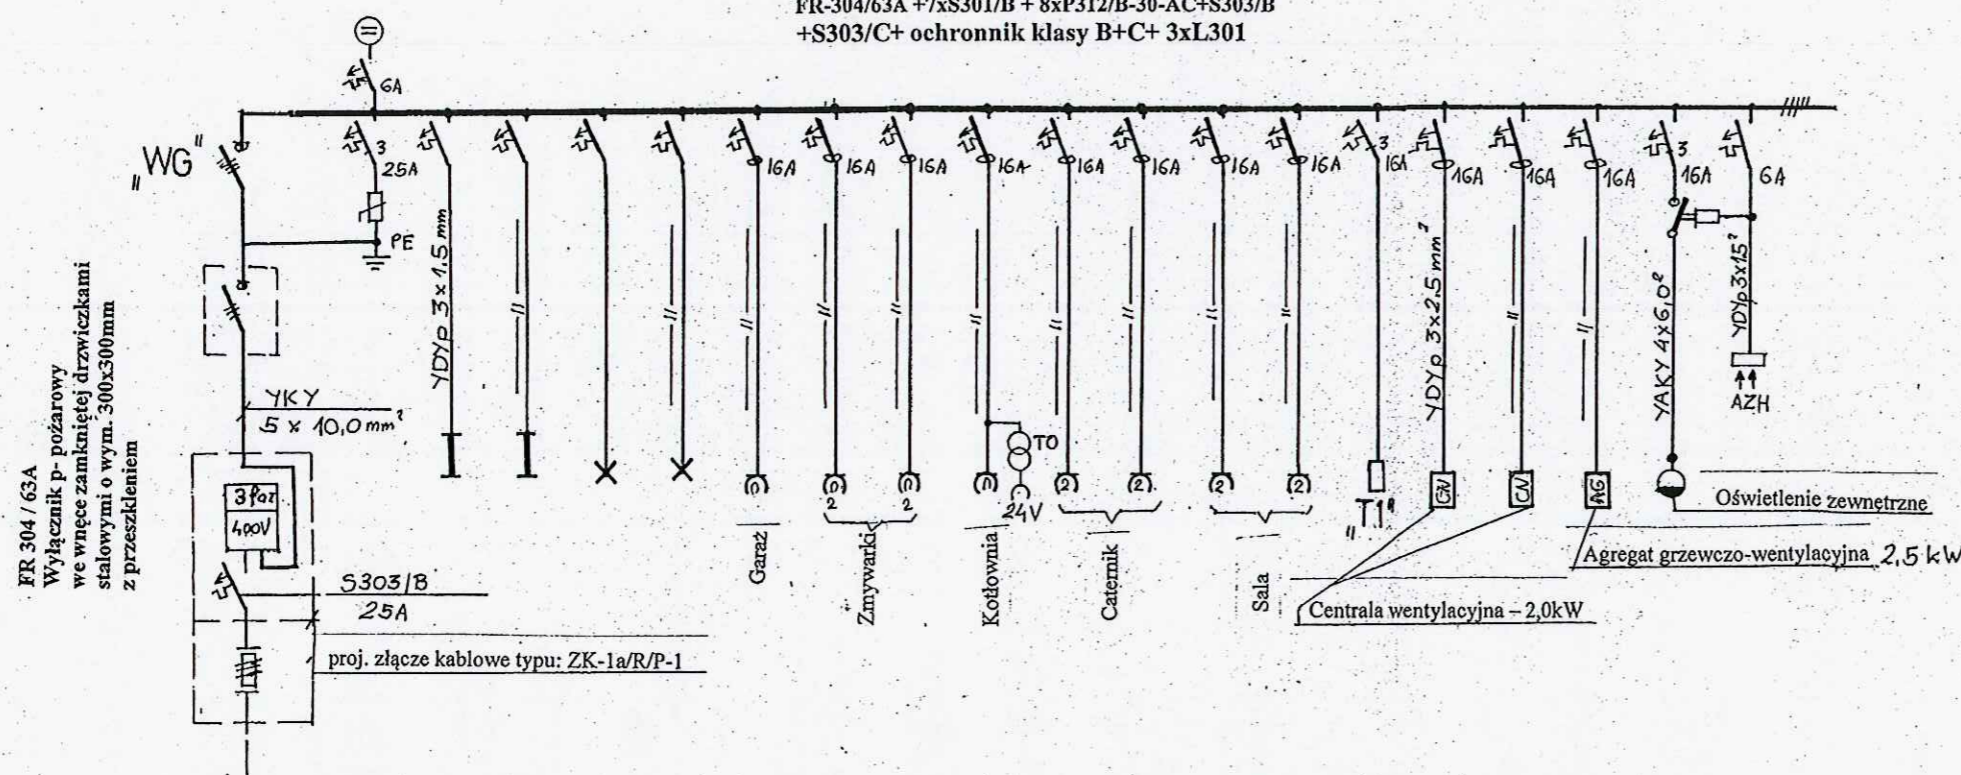

SYSTEM OCHRONY TN-C-S  
SCHEMAT TABLICZY "TG"

PRACOWNIA PROJEKTOWA „AMBIT” Toruń, ul. Chrobrego 85						
OBIEKT:	Budowa budynku OSP wraz z towarzyszącą Infrastruktura					
ADRES:	87-140 Zelgno, gm. Chełmża, dz. nr. 150/4, 257/5, 257/7 i 259/5					
INWESTOR:	Urząd Gminy Chełmża ul. Wodna 2, 87-140 Chełmża					
BRANŻA:	Elektryczna					
PROJEKTANT:	Tytuł zawod.	Imię i nazwisko	nr uprawnień	data	podpis	nr rys. E- 5
ELEKTRYCZNY:	technik	Marian Świechowicz	129/TO/88	06/14	<i>[Signature]</i>	
SPRAWDZAJĄCY	technik	Mirosław Radomski	7342/270/TO 194	06/14	<i>[Signature]</i>	